


2262/3

159-1

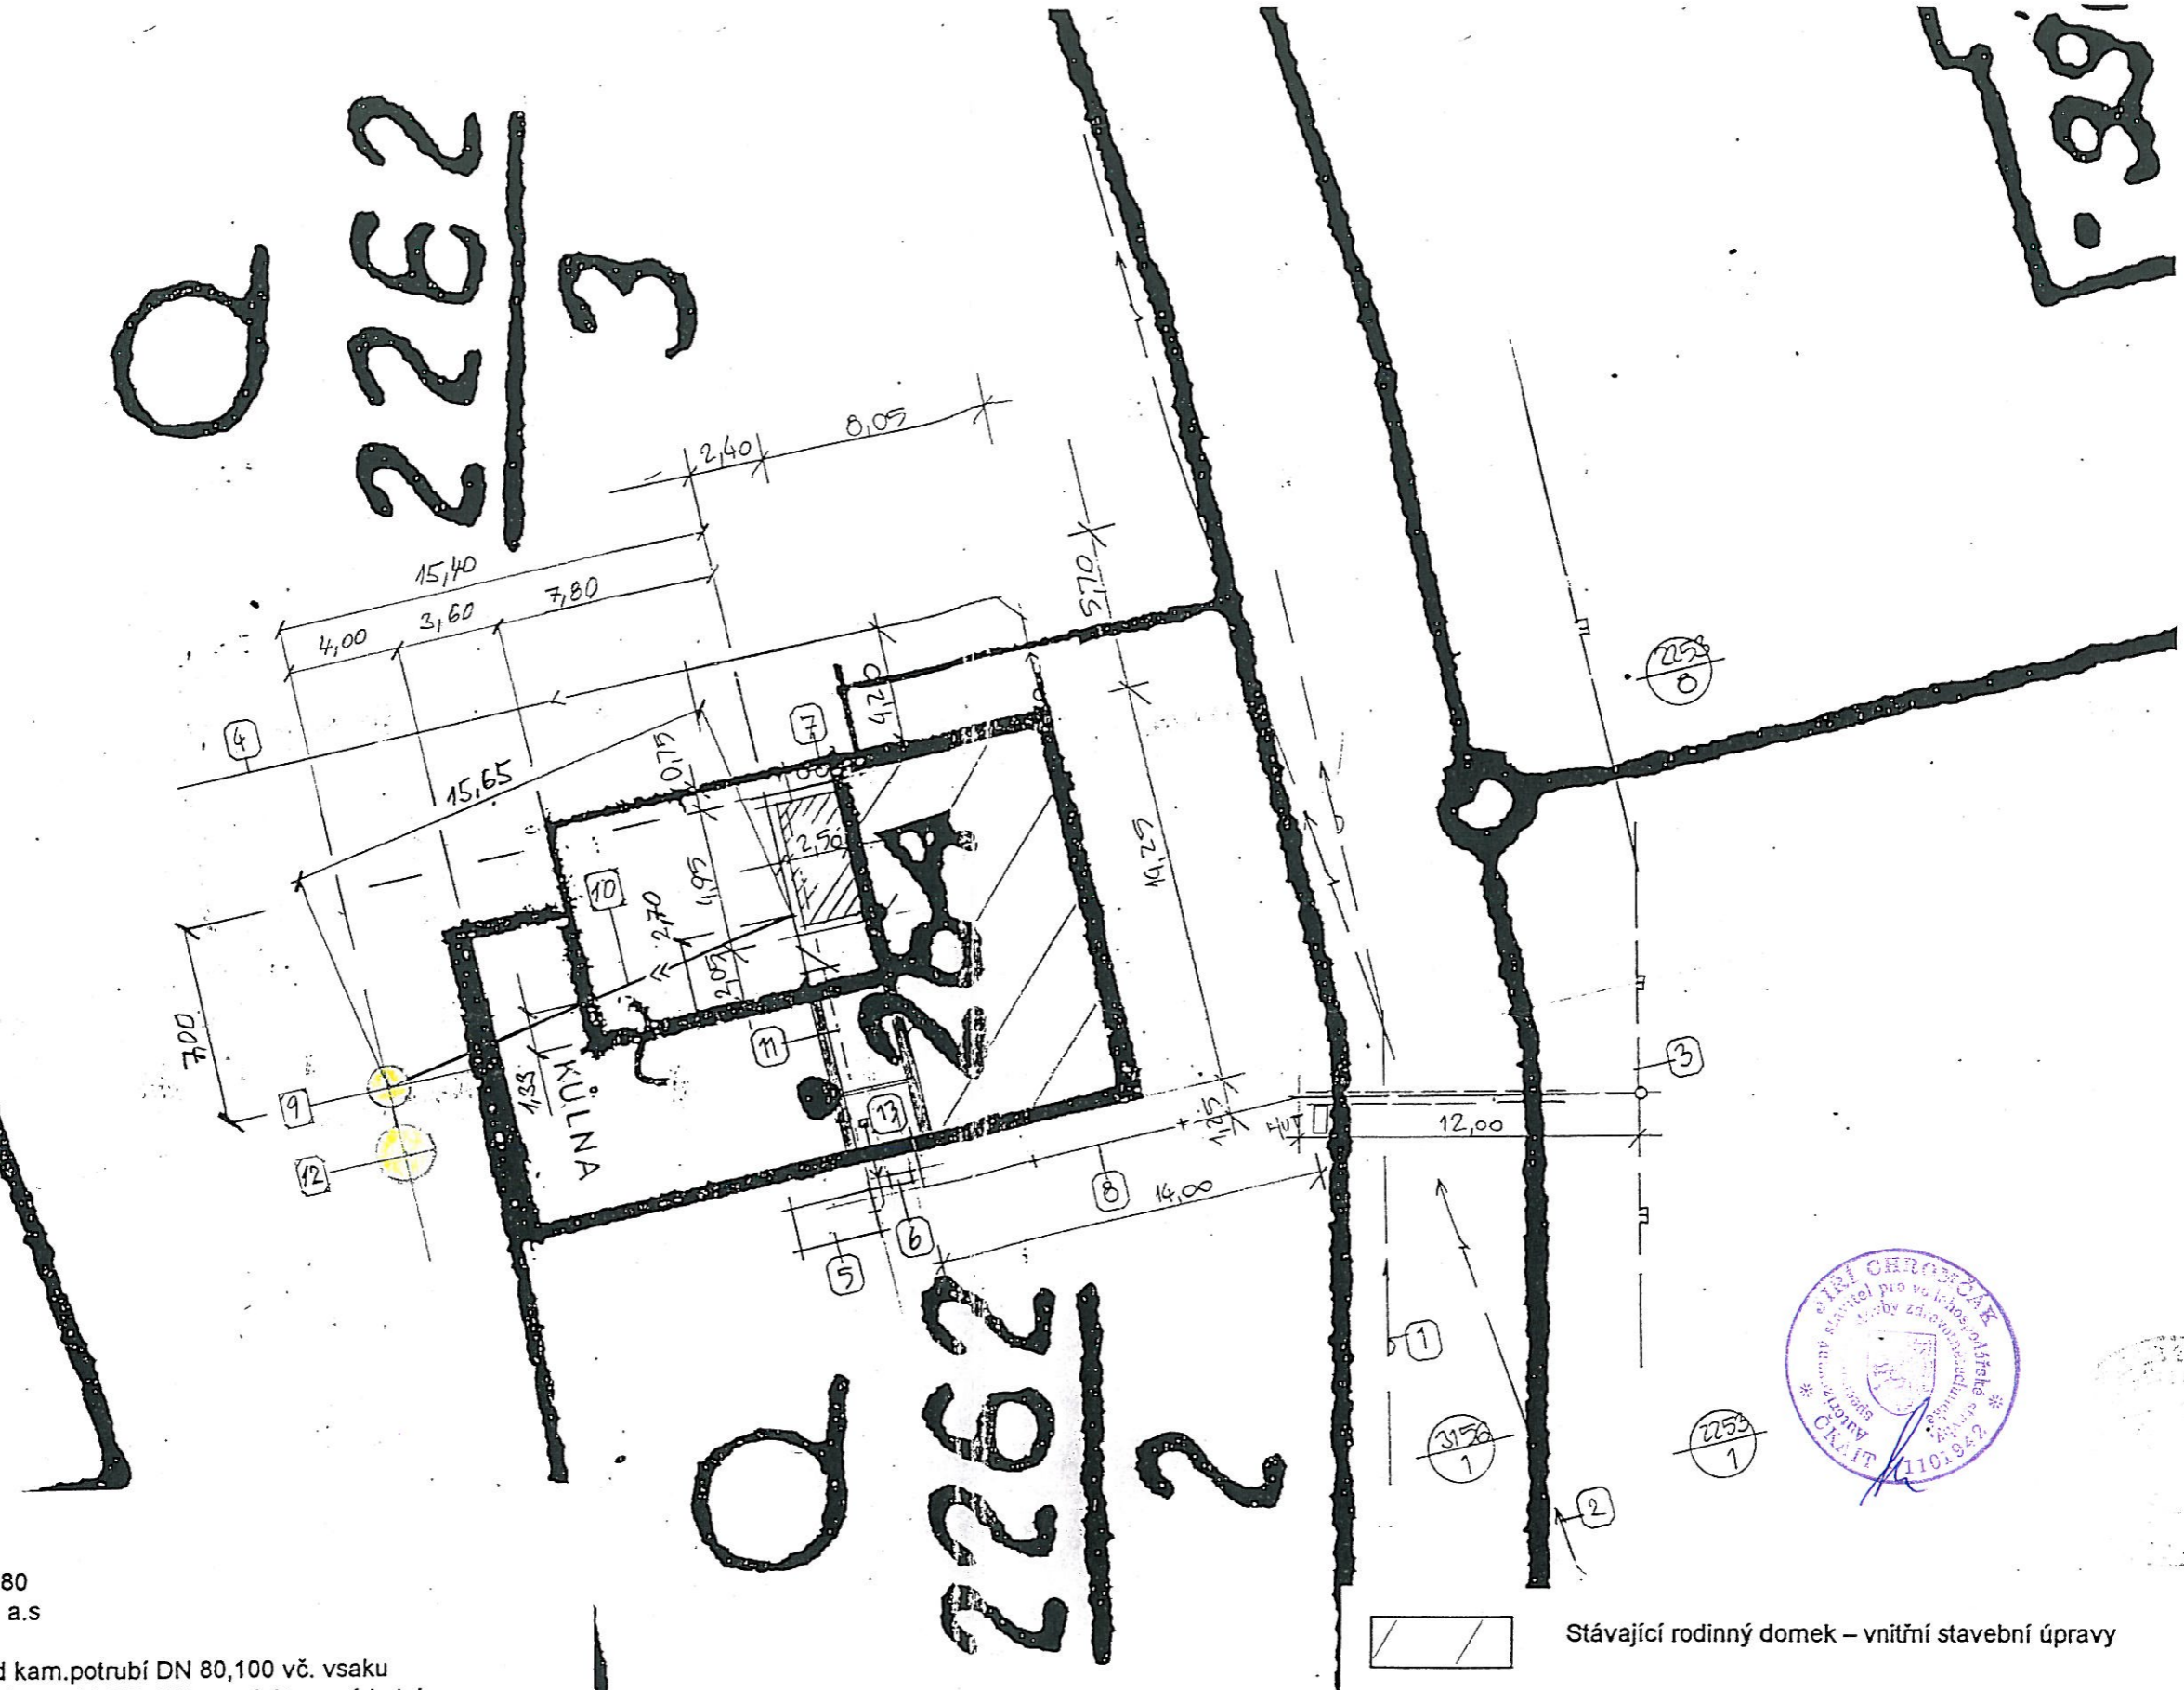

2262/2



legenda

- 1 Vodovod SmVaK , potrubí IPE DN 80
- 2 Nadzemní vedení NN – Energetika a.s
- 3 Plynovod STL IPE D 110 úsek 122
- 4 Stávající kanalizace dešťových vod kam.potrubí DN 80,100 vč. vsaku
- 5 Stávající betonová žumpa vč. připoj.potrubí DN 100 z projektované kotelny / v současné době lázeň, WC /
- 6 Projektovaný venkovní komín Schiedell
- 7 Stávající šachtice dešťové kanalizace
- 8 Připojka plynu IPE DN 40
- 9 Čistírna odpadních vod SC 4 – 50 , typ 4,
- 10 Projektované potrubí odpadní kanalizace DN 150
- 11 Potrubí tlak.vzduchu z kotelny
- 12 Akumulační jímka vyčištěných odp. vod PPVN d – 2,00 m
- 13 Projektovaná kotelna

OBECNÍ ÚŘAD HNOJNÍK
STAVEBNÍ ÚŘAD
Příloha k územnímu rozhodnutí
č.j. 45/008 ZF DNE 16.5.008

- Stávající rodinný domek – vnitřní stavební úpravy
- Přístavba rodinného domku 2,50 x 4,95 m

Projektant	Vladimír Toman , Těšínská 359, Orlová Poruba 735 14, ☎ 603 945 276		
Investor	Jiří a Taťána Vyoralovi, Dlouhá třída 460/1, Havířov		
Místo stavby	Komorní Lhotka, parc.č. 2262/2, 2262/3,264, 2253/1, 3156/1		
Přístavba a stavební úpravy rodinného domku č.p. 140, výstavba ČOV a plynovodní přípojky			
Situace - vytyčení			
Arch.č. 159	Měřítko 1 : 250	Datum 09/2007	Úřad : Hnojník
			5
			DSF'