

k.ú. Horní Tošanovice
k.ú. Komorní Lhotka

302

307


324

308
1

318
7

348

318
6

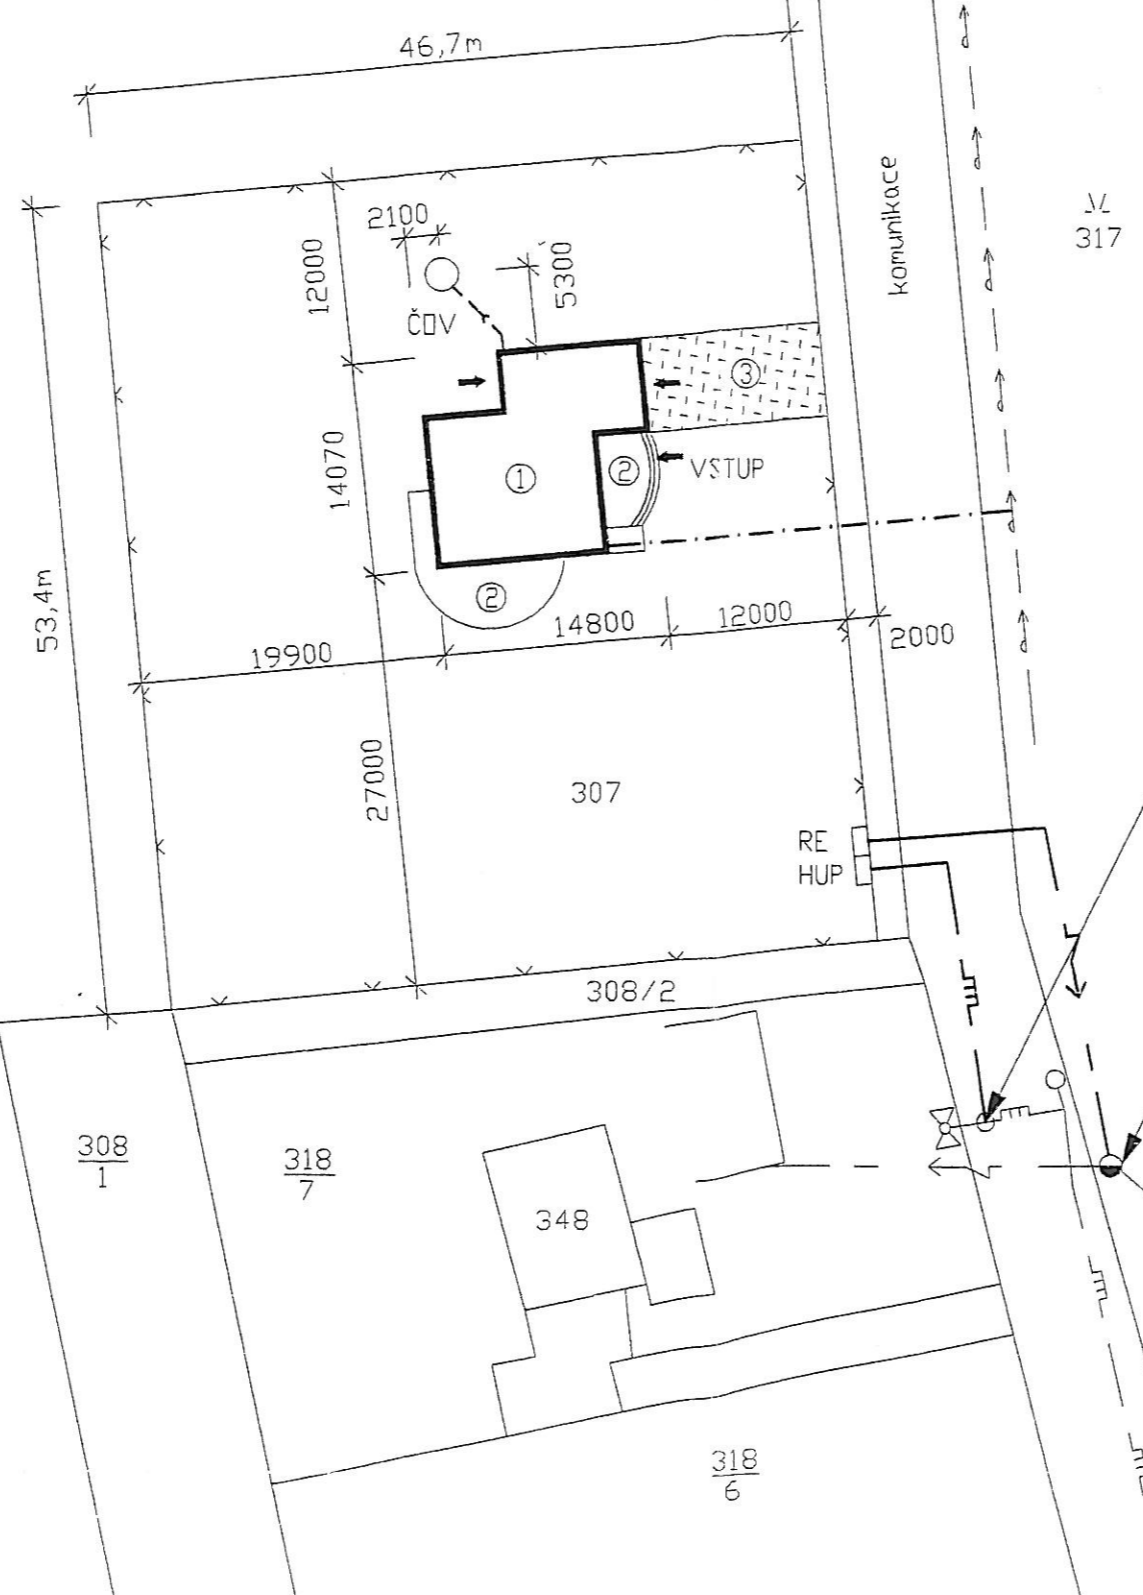

STÁVAJÍCÍ SÍŤ:

- — — — — VZDUŠNÉ VEDENÍ ELEKTRO NN
- — — — — VODOVODNÍ ŘÁD
- — — — — PLYNOVOD STL DN 50

PŘÍPOJKY:


- — — — — PŘÍPOJKA ELEKTRO (ZEMNÍ KABEL)
- — — — — VODOVODNÍ PŘÍPOJKA
- — — — — PLYNOVÁ PŘÍPOJKA
- — — — — SPLAŠKOVÁ KANALIZACE
- x x x x x OPLOCENÍ (ocel.sloupy+pletivo)

STAVEBNÍ OBJEKTY:

- 1 RODINNÝ DŮM S GARÁŽÍ
- 2 TERASA
- 3 ZPEVNĚNÁ PLOCHA

místo napojení na plynovod
elektro T-kus
LPE D 32/32

stávající sloup NN

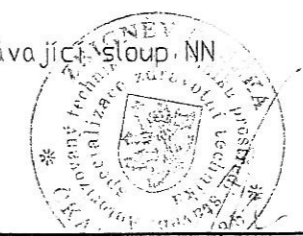

ZODPOVĚDNÝ PROJEKTANT	VYPRACOVAL	TEVES	TEVOS S.R.O.	
ZBIGNĚV RASZKA	ING. ALEŠ DUSTOR		HORNÍ TĚRLICKO 731 735 42 TĚRLICKO TEL.: 596 423 125	
MÍSTO STAVBY : k.ú. Komorní Lhotka, parc.č. 307		INVESTOR : manžel Brychovi		ČÍS. ZAKÁZKY : 362007
NÁZEV STAVBY :			STUPEŇ : DSP	DATUM : 07/2007
Novostavba RD			MĚŘÍTKO : 1:500	ČÍSLO VÝKR.: 01
			NÁZEV VÝKRESU : Situace koordinací	